



LEGENDA

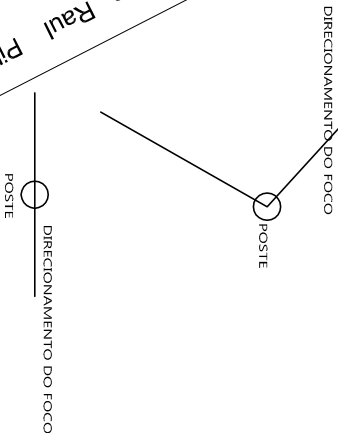

Planta Baixa Postes

Escala S/ Esc.

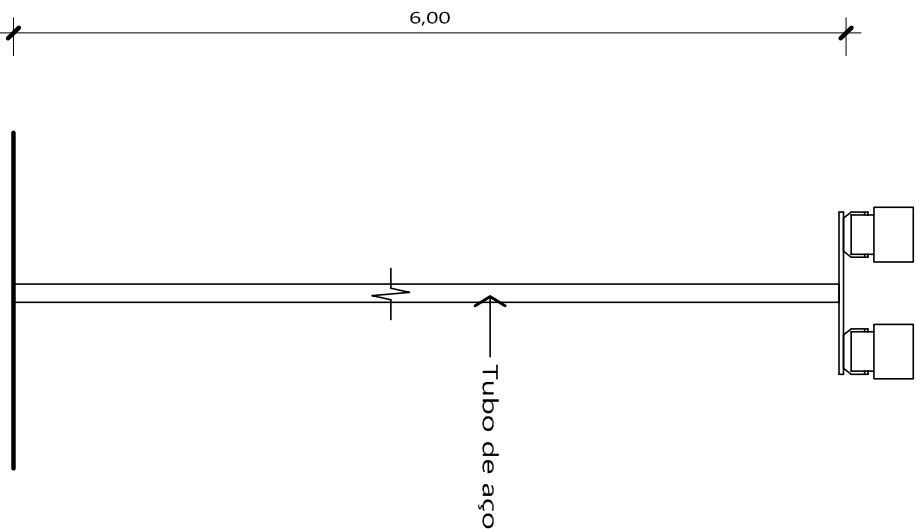

Poste com Refletores

Escala 1/50

APROVAÇÃO					
CLIENTE					
Sec. Municipal do Desporto e Turismo					
OBRA					
Iluminação - Pista de Atletismo e Passeios Internos					
REFERENTE					
Planta Baixa					
Localização dos Postes e Direção do Foco					
PREFEITURA MUNICIPAL DE QUARAI					Prancha N°
SEC. MUNICIPAL DA ADMINISTRAÇÃO					
PROJETOS E PLANEJAMENTO					
SETOR DE PROJETOS					
Resp. Técnico: Hudson M. Maciel					
CREA/RJ 146.375					
Projeto N°					2
Desenho					
HMM					
Revisão	Escalas	Unidades	Data		
Sector de Projetos	Indicada	metros	set/2013		